



01 Vista
escala: 1/50

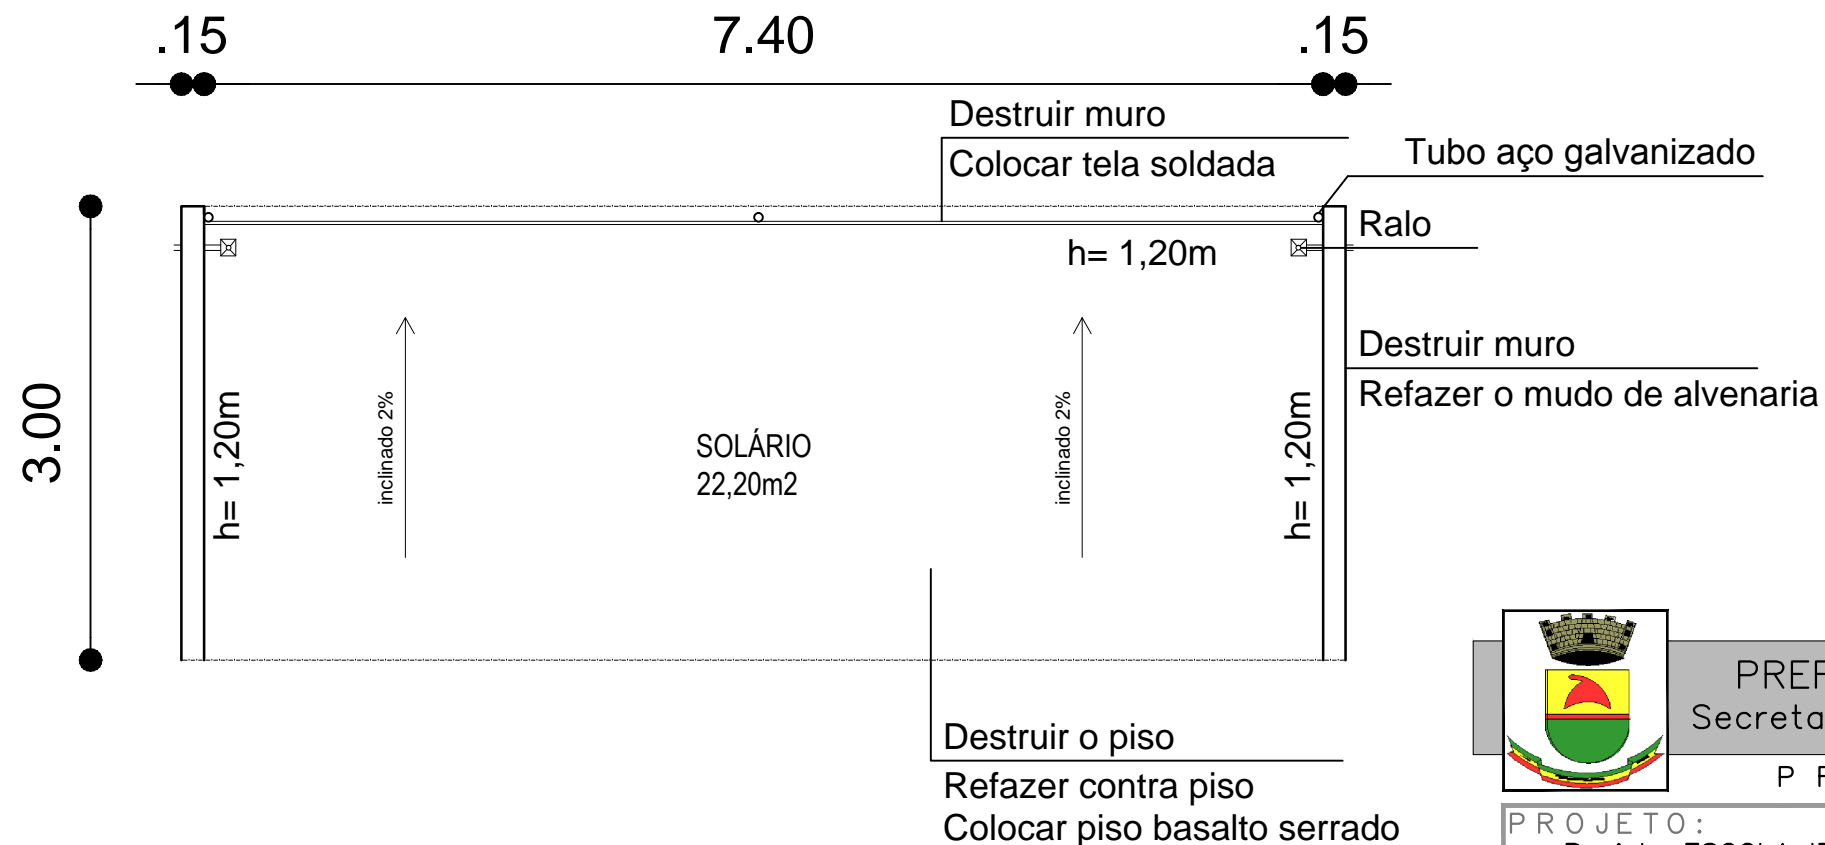

02 PLANTA BAIXA
escala: 1/50

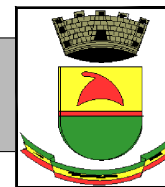

PREFEITURA MUNICIPAL DE CAÇAPAVA DO SUL
Secretaria Municipal de Planejamento e Meio Ambiente

PROJETO ELETRICA

PROJETO:
Projeto ESCOLA IRACEMA CIDADE
ENDEREÇO:
AV. SANTOS DUMONT

PROJETO:

Otomar Vivian
Prefeito Municipal

Anna Julia Monego
Arquiteta e Urbanista – CAU/RS A719112-9

Ibuçagara Miranda
Secretário do Planejamento e Meio Ambiente

Projeto: PLANTA BAIXA – VISTA JANEIRO de 2016 PRANCHA

DIREITOS AUTORAIS RESERVADOS – LEI FEDERAL 5.194/66
Prefeitura Municipal de Caçapava do Sul
Rua XV de Novembro, 438, Caçapava do Sul /RS

01