



DIAGRAMA UNIFILAR

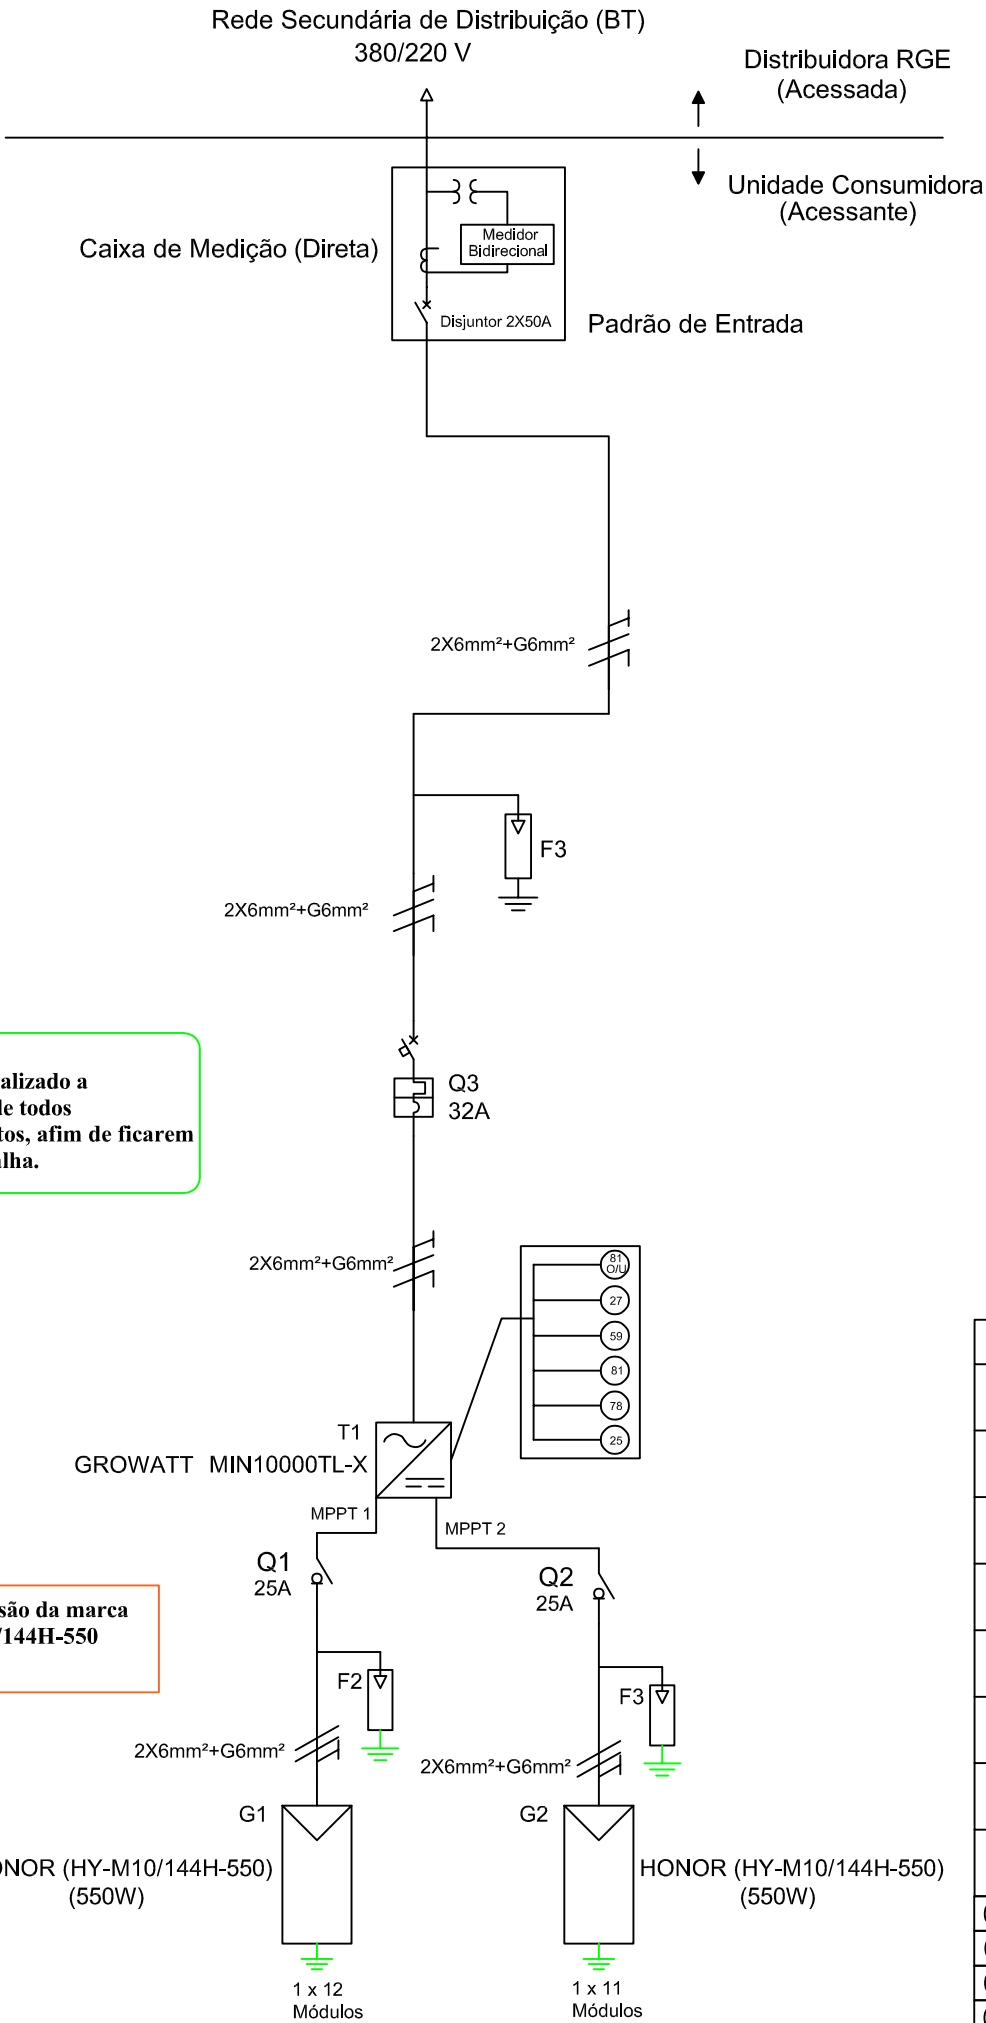

Detalhe da Medição

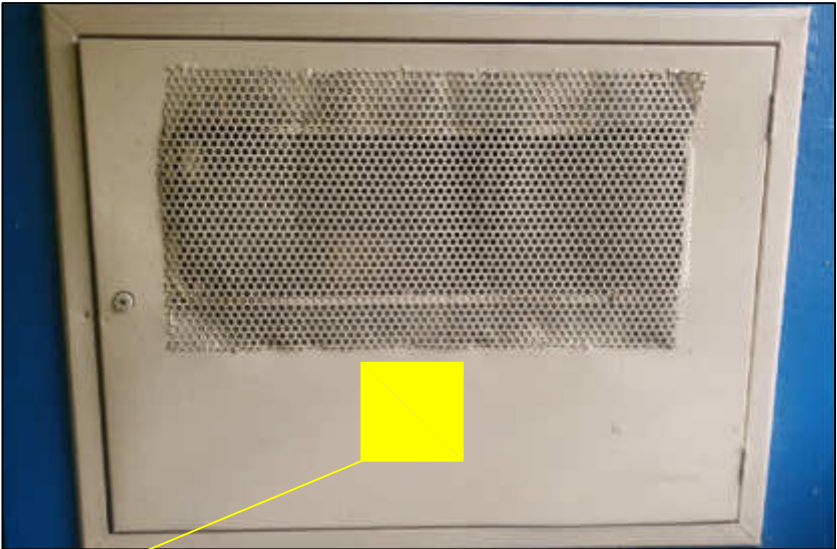

NOTA:
A placa de advertência deverá ser afixada de forma permanente na tampa da caixa de medição do padrão de entrada, no poste que deriva para o cliente e no postinho da medição, conforme GED 15.303

NOTA:
PLACA DE ADVERTENCIA

PLANTA CONSTRUTIVA

MICRO GERAÇÃO DISTRIBUIDA

Folha: 01/04 Prancha: A3 Escala: 1:1000

Data: 02/04/2024 TRT: CFT2403334410 DEP: RGE Sul

STECKER
SISTEMAS ELÉTRICOS

INTERESSADO: **PREFEITURA MUNICIPAL DE CAÇAPAVA DO SUL**
CPF/CNPJ: **88.142.302/0001-45**
MUNICÍPIO: **CAÇAPAVA DO SUL-RS**
ENDEREÇO: **RUA LUIZ COELHO LEAL, 820**

Responso
gov.br
Documento assinado digitalmente
ANDERSON VIEIRA STECKER
Data: 02/06/2026 15:05:17-0300
Verifique em <https://validar.iti.gov.br>

ANDERSON VIEIRA STECKER

00907468055
CFT-BR

Representante:
PREFEITURA DE CAÇAPAVA DO SUL