

PLANTA BAIXA MOBILIADA

- * PISO - COLOCADO NA COZINHA, LAVANDERIA E DEPOSITO
- ** AZULEJO - COLOCADO, DO PISO ATE TETO, NA COZINHA, LAVANDERIA E DEPOSITO



PREFEITURA MUNICIPAL DE CAÇAPAVA DO SUL
 Rua XV de Novembro, 438, Caçapava do Sul /RS
 Secretaria Municipal de Planejamento e Meio Ambiente

PROJETO: REFORMA COZINHA ABRIGO BEM ME QUER
 ENDEREÇO: JOÃO FARIAS DE OLIVEIRA LIMA QUADRA 155 LOTE01 SETOR4

RESPONSÁVEL TÉCNICO:

Anna Julia Monego
 ARQ ANNA JULIA MONEGO

PREFEITO MUNICIPAL:

Giovani Arnestoy
 Giovani Arnestoy - Prefeito

PROJETO:

Secretaria Municipal de Assistência Social

OBJETO: PLANTA BAIXA


ESCALA:

1:50

PRANCHA

01

AGOSTO de 2018

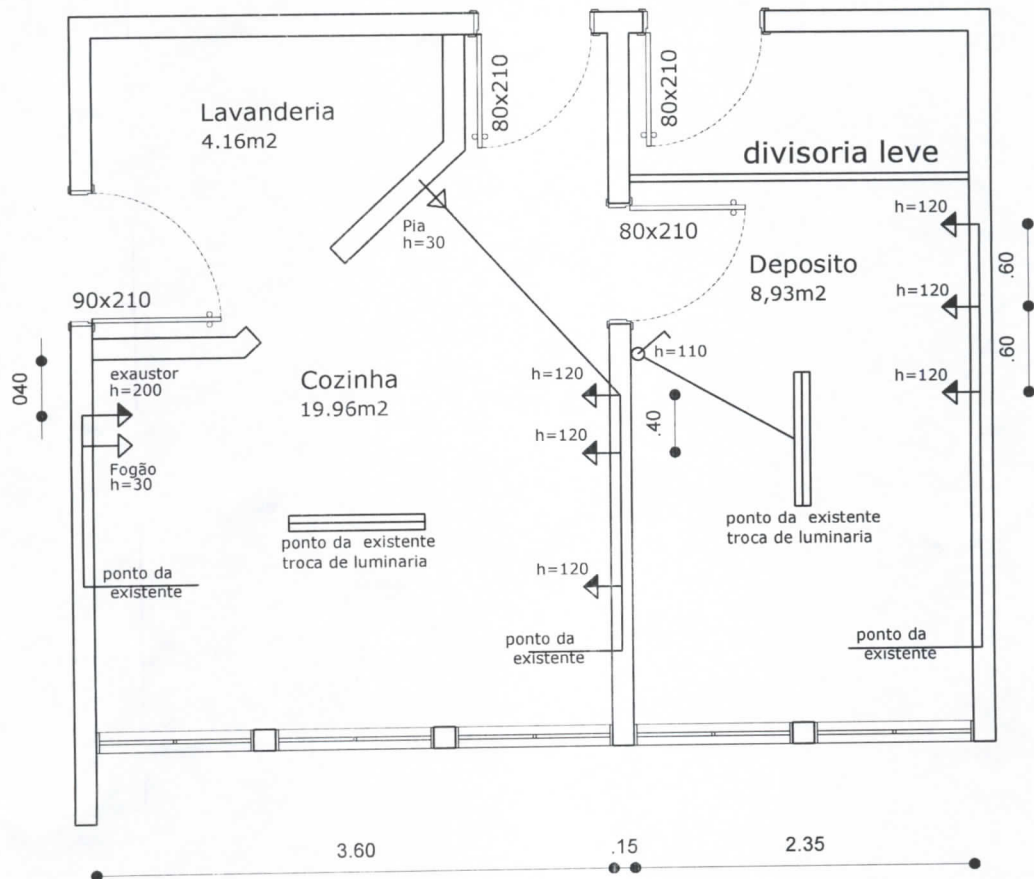

PLANTA ELETRICA




PREFEITURA MUNICIPAL DE CAÇAPAVA DO SUL
 Rua XV de Novembro, 438, Caçapava do Sul /RS
 Secretaria Municipal de Planejamento e Meio Ambiente

PROJETO: REFORMA COZINHA ABRIGO BEM ME QUER
 ENDEREÇO: JOÃO FARIAS DE OLIVEIRA LIMA QUADRA 155 LOTE01 SETOR4

RESPONSÁVEL TÉCNICO:
Anna Julia Monego
 ARQ ANNA JULIA MONEGO
 PREFEITO MUNICIPAL:
Giovani Amestoy
 Giovani Amestoy – Prefeito

PROJETO:
 Secretaria Municipal de Assistência Social
 OBJETO: PLANTA BAIXA
 ESCALA:
 1:50
 PRANCHA
 02
 AGOSTO de 2018

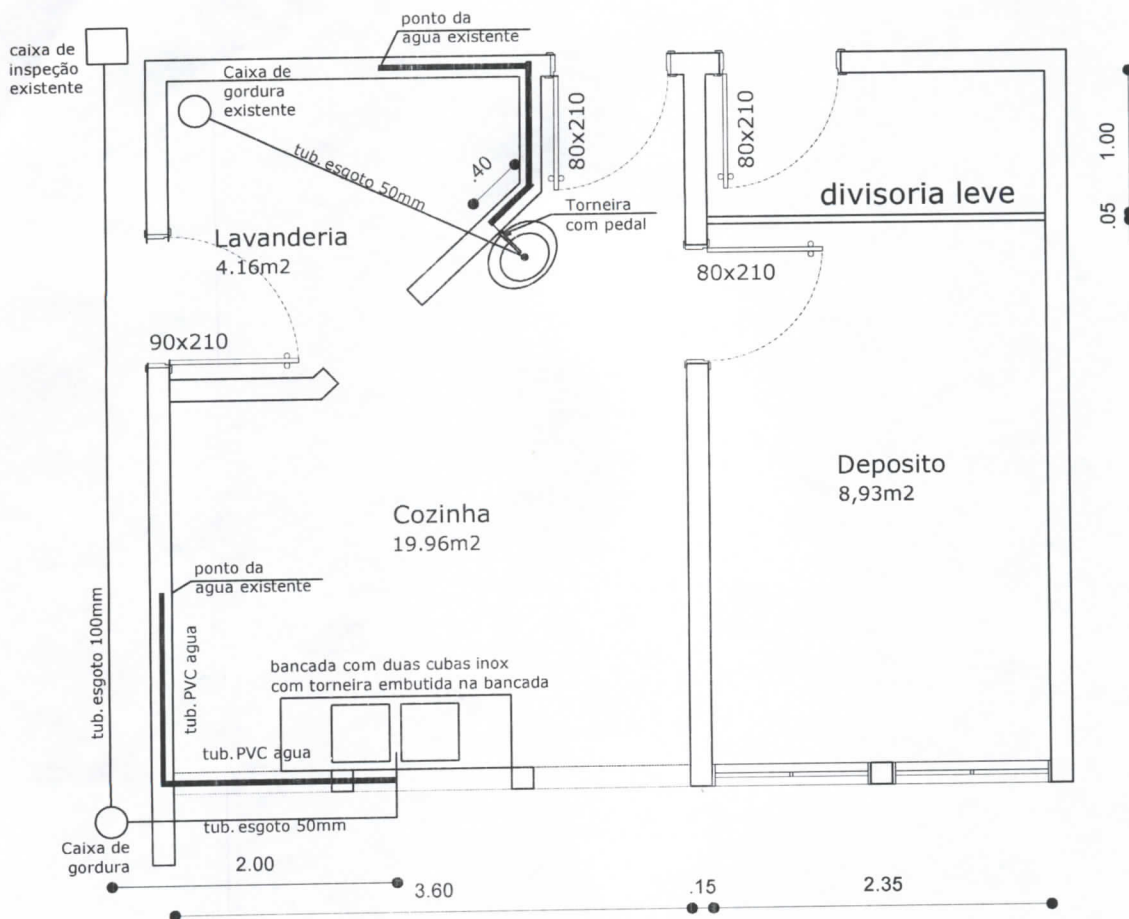

PLANTA HIDRAULICA



PREFEITURA MUNICIPAL DE CAÇAPAVA DO SUL
 Rua XV de Novembro, 438, Caçapava do Sul /RS
 Secretaria Municipal de Planejamento e Meio Ambiente

PROJETO: REFORMA COZINHA ABRIGO BEM ME QUER
 ENDEREÇO: JOÃO FARIAS DE OLIVEIRA LIMA QUADRA 155 LOTE01 SETOR4

RESPONSÁVEL TÉCNICO:

Anna Julia Monego
 ARQ ANNA JULIA MONEGO

PREFEITO MUNICIPAL:

Giovani Amestoy
 Giovani Amestoy - Prefeito

PROJETO:
 Secretaria Municipal de Assistência Social

OBJETO:
 PLANTA BAIXA

ESCALA:
 1:50

PRANCHA
 03

AGOSTO de 2018