

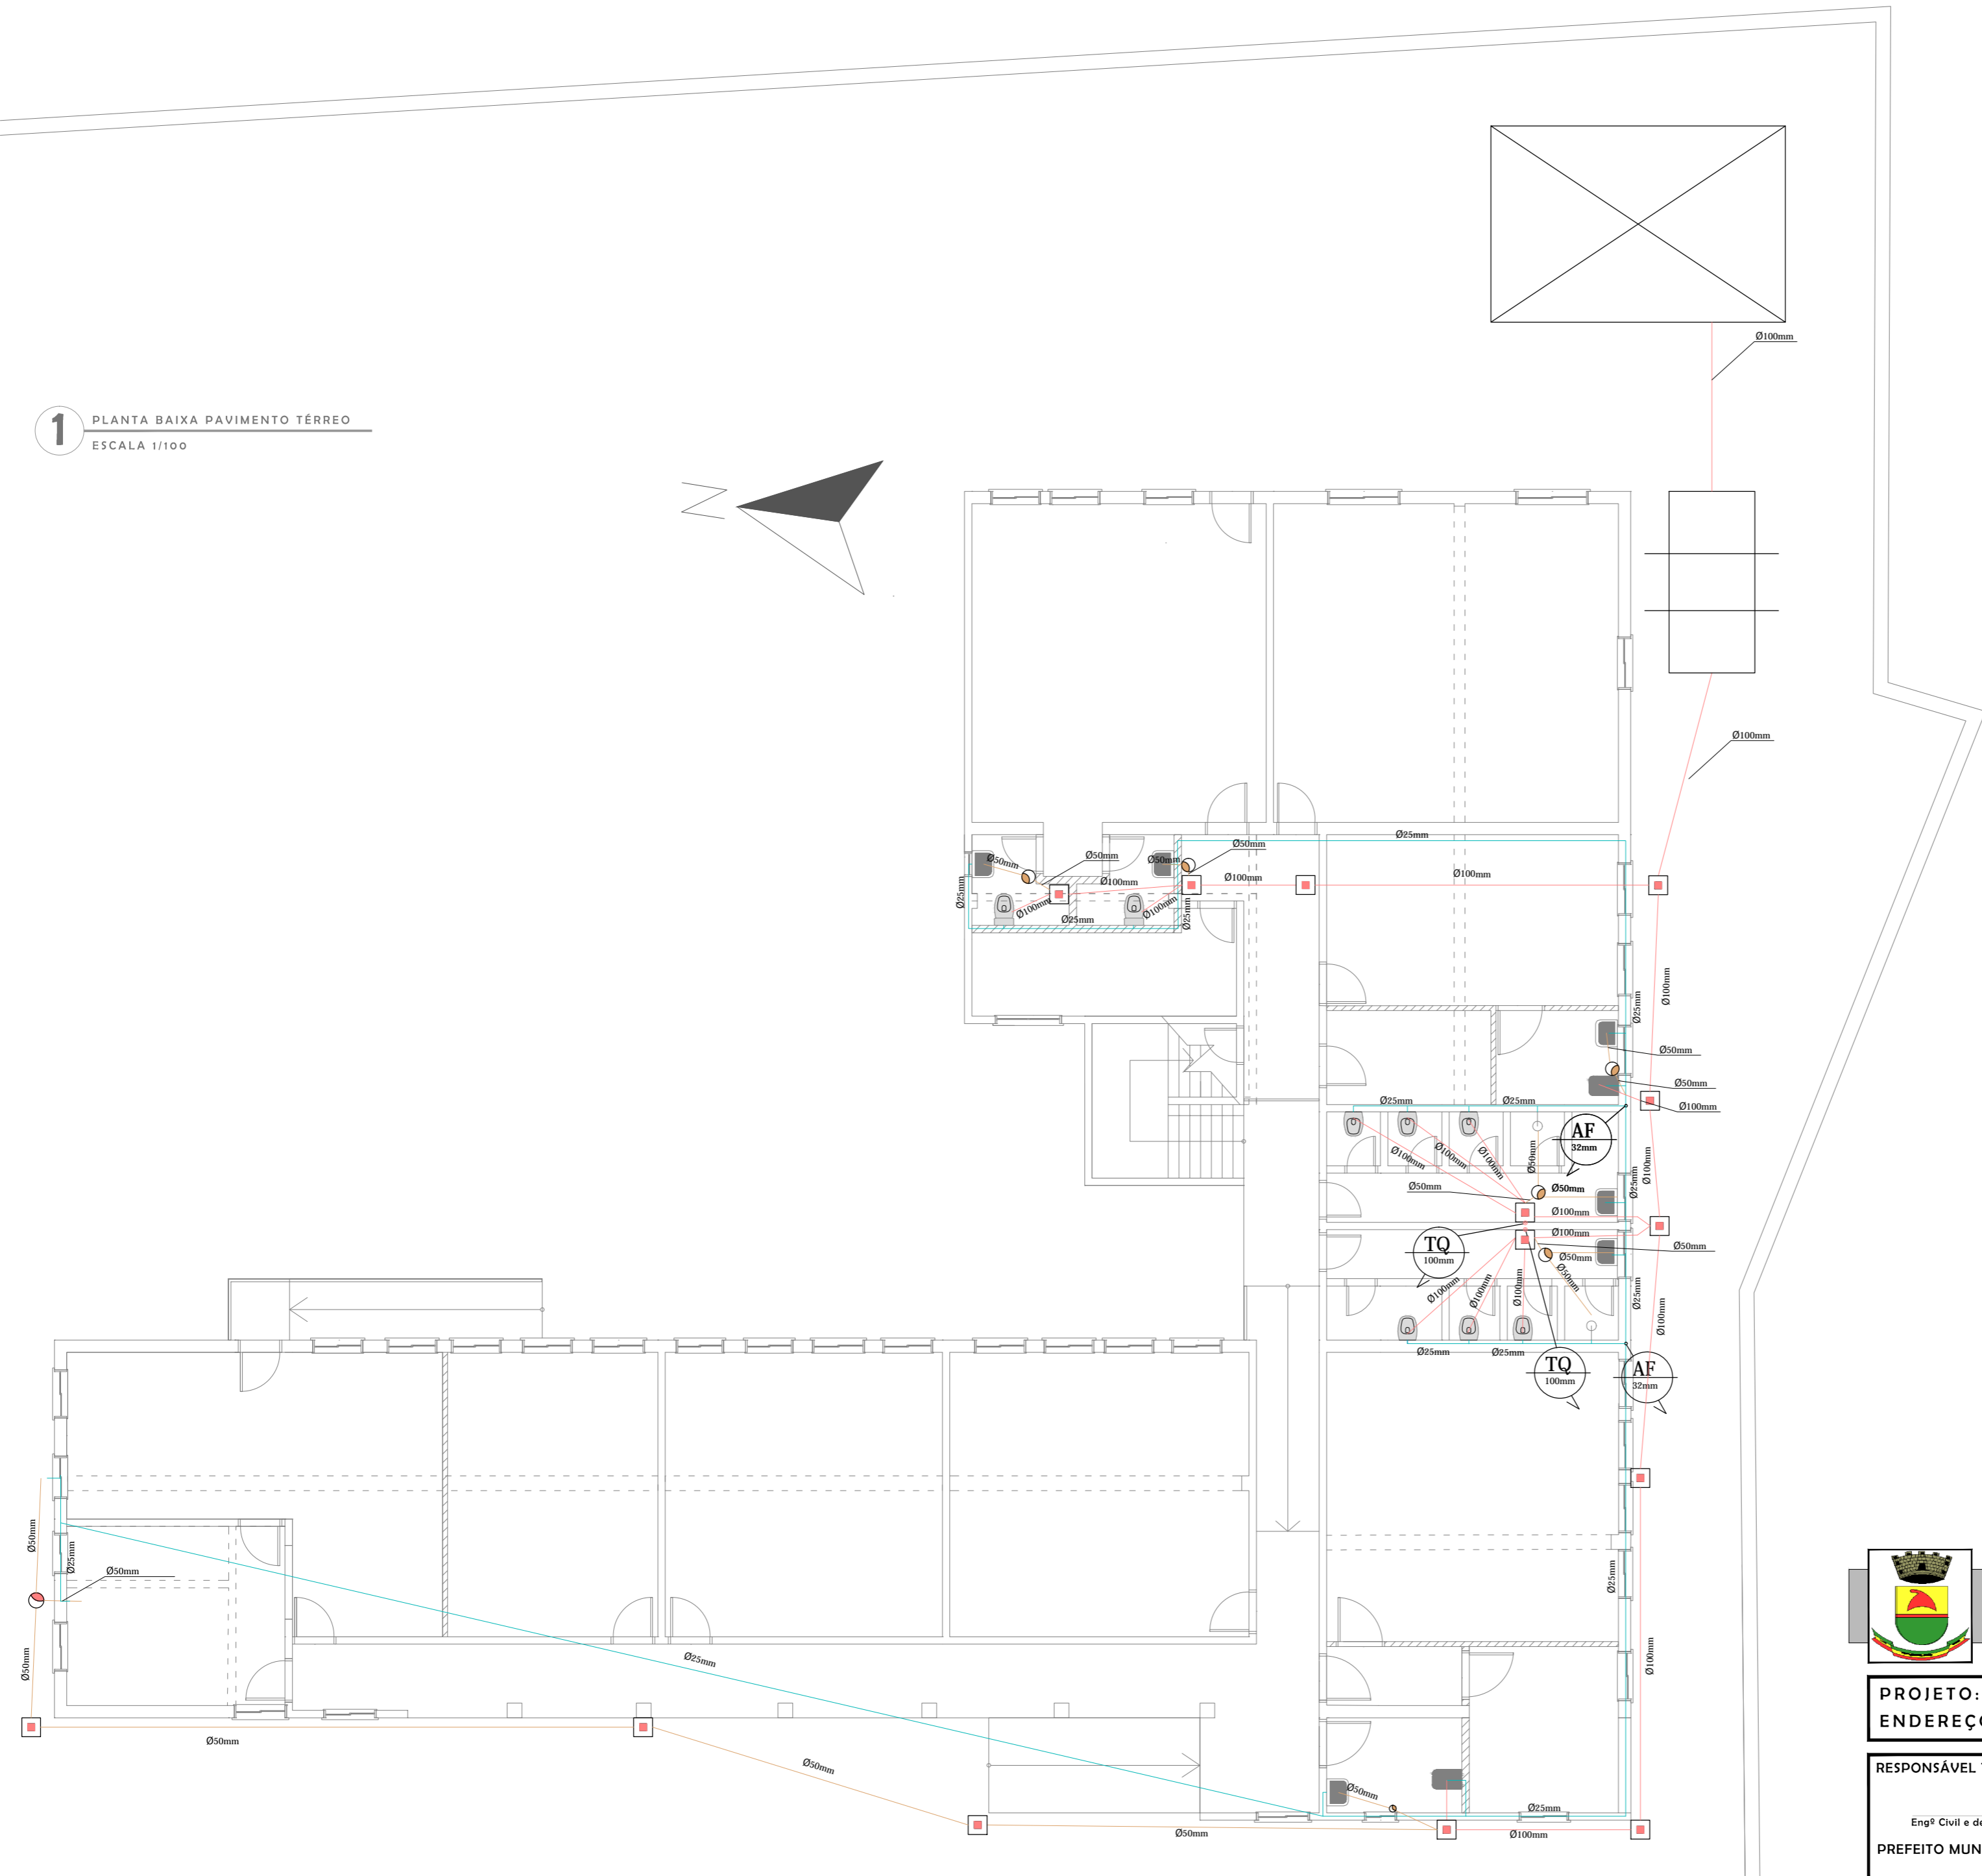


**1** PLANTA BAIXA PAVIMENTO TÉRREO  
ESCALA 1/100

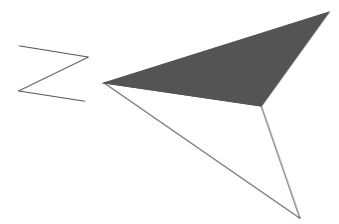


**2** DETALHE SANITÁRIO PNE (barras cromadas)  
ESCALA 1/25

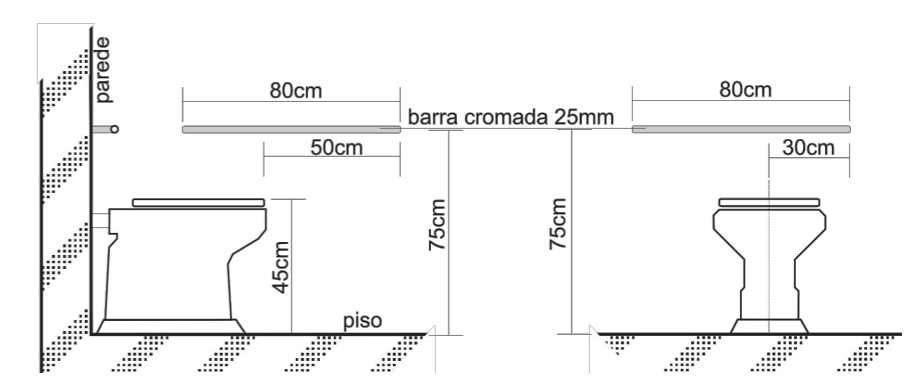

LEGENDA	
	Canalização de água fria existente
	Canalização de água fria nova 32mm/25mm
	Canalização de água vertical
	Rede de esgoto primário 100mm
	Rede de esgoto secundário 50mm
	Tubulação vertical que sobe
	Tubulação vertical que desce
	Caixa retentora de gordura (150x150 50)
	Caixa Sifonada (150x150 50)
	Caixa Sifonada (100x100 50)
	Sumidouro
	Fossa Séptica
	Caixa Inspeção
	Ralo comum
	Reator de Fibra de Vidro
	Clorador
	Filtro de Fibra de Vidro

OBS.: Todas as canalizações de esgoto possuem inclinação igual a 1%

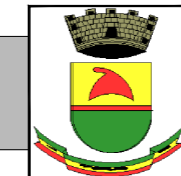

**PREFEITURA MUNICIPAL DE CAÇAPAVA DO SUL**  
Rua XV de Novembro, 438, Caçapava do Sul /RS  
Secretaria Municipal de Planejamento e Meio Ambiente

**PROJETO: REFORMA EDIFICAÇÃO ESCOLA INOCÊNCIO PRATES CHAVES**  
**ENDEREÇO: RUA JOÃO BATISTA EILLERS, QUADRA 203, SETOR 10, LOTE 07**

**RESPONSÁVEL TÉCNICO:**  
Engº Civil e de Segurança do Trabalho - Marcelo de Souza Silva - CREA 081.674-D  
**PREFEITO MUNICIPAL:**  
Giovani Amestoy

PROJETO: Secretaria Municipal de Educação  
OBJETO: PLANTA BAIXA - HIDROSSANITÁRIO - TÉRREO  
ESCALA: indicadas  
**PRANCHA**  
**16/19**  
SETEMBRO de 2021