


SANITÁRIOS ACESSÍVEIS

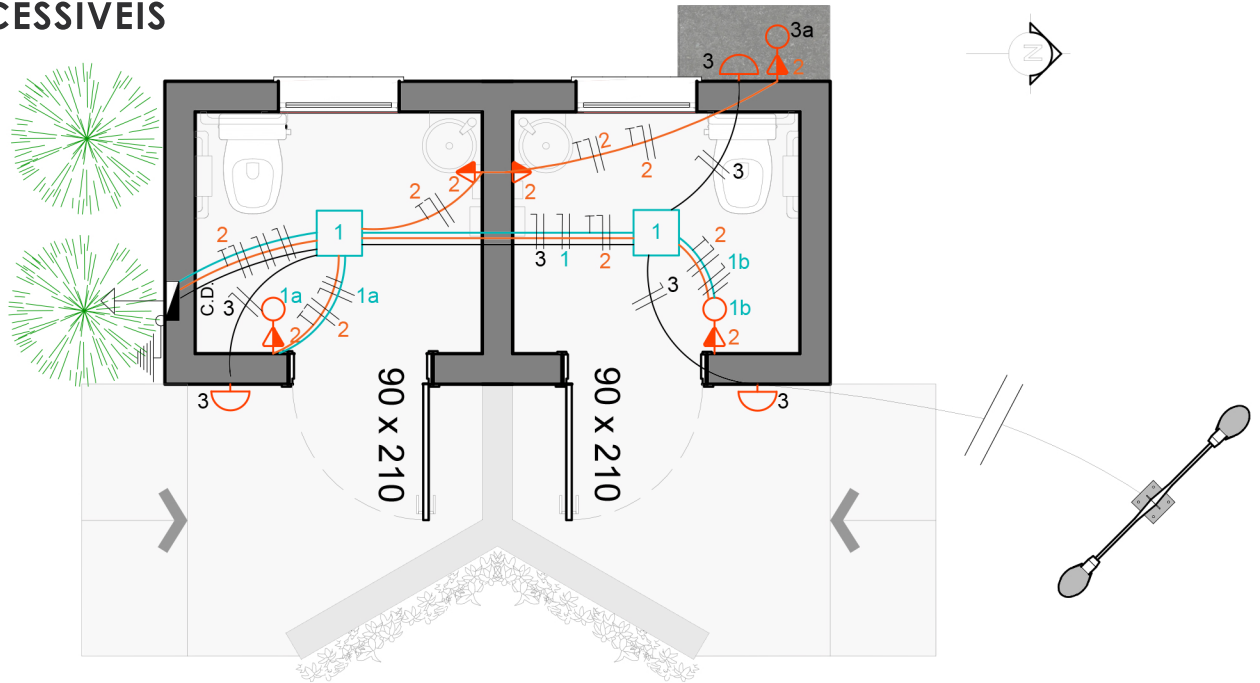

PLANTA BAIXA - ELÉTRICA
ESC.: 1/50


QUADRO DE CARGAS

CIRCUITO	TOMADAS	LÂMPADAS	TOTAL	DISJUNTOR	FIO
Circuito 1	-	200 W	200 W	10 A	2,5 mm
Circuito 2	400 W	-	400 W	10 A	2,5 mm
Circuito 3	100 W	300 W	400 W	10 A	2,5 mm

LEGENDAS

	Caixa de Distribuição p/ 6 disjuntores (x pts)
	Tomada de Uso Geral
	Luminária tipo Plafon com lâmpada Fluorescente
	Ponto de luz na parede (Arandela)
	Interruptor de uma seção e tomada média (1,20 m do piso acabado)
	Fios fase, neutro, retorno e terra, respectivamente
	Aterramento (x pt)

PLANTA BAIXA - ELÉTRICA
ESC.: 1/50

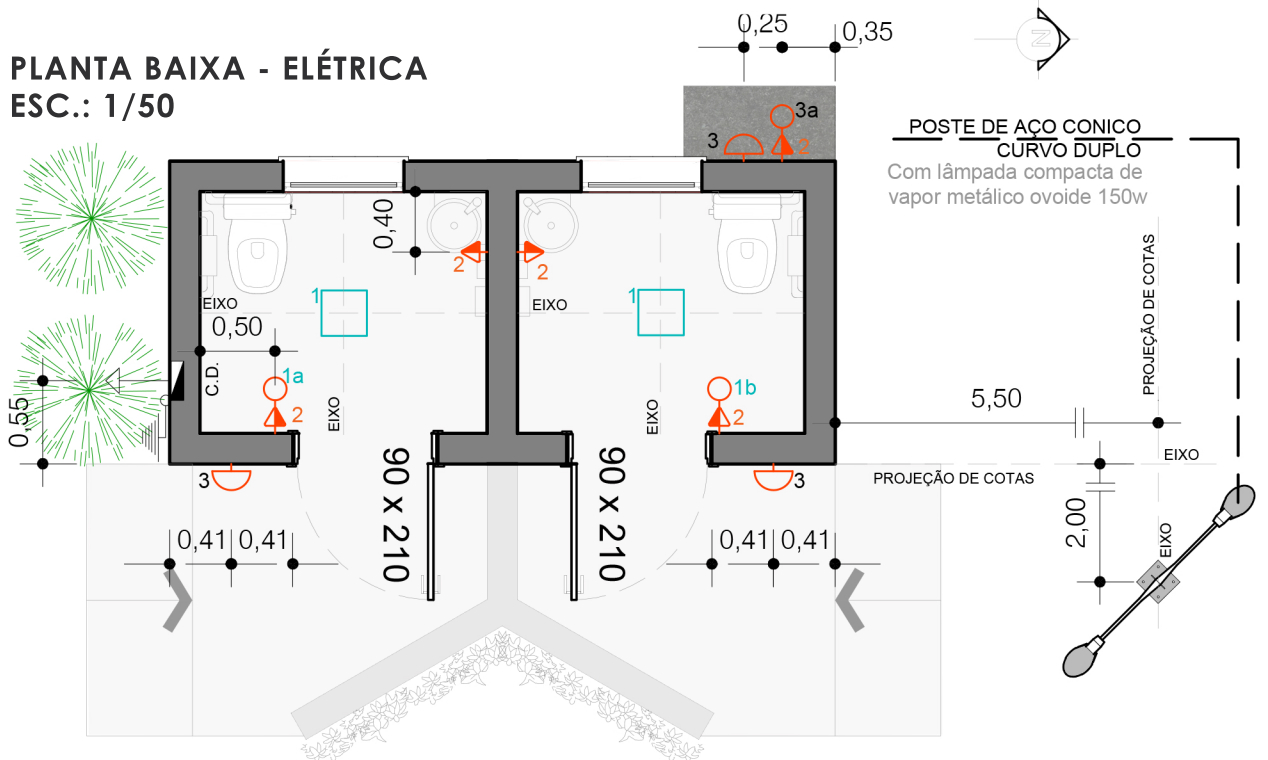

PREFEITURA MUNICIPAL DE CAÇAPAVA DO SUL

Secretaria Municipal de Planejamento e Meio Ambiente

Rua XV de Novembro, 438, Caçapava do Sul /RS

Setembro
2022

PROJETO: PROJETO DA PRAÇA DO FORTE

ENDEREÇO: Av. Getulio Vargas

Escala
1:50

PROJETO:

Schaiane S. Lopes
Arq. e Urb. - CAU RS 142294-4

Giovani Amestoy da Silva
Prefeito Municipal

PRANCHA

06